

Die Veröffentlichung/Der Abdruck erfolgt mit Genehmigung durch:

© GDI-Th  
GeoBasis-DE / BKG 2018  
EQOS Energie GmbH  
Thüringer Energienetze (TEN)  
Mitteldeutsche Netzgesellschaft Strom/Gas (MITNETZ)  
digROK (2017)



Niederfrohna

Röhrsdorf

Kändler

Limbach

Rußdorf

Pleißa

Meinsdorf

Rabenstein

Grüna

Chemnitz


Reichenbrand

**Vorhaben**

- Vorschlagstrasse
- Alternative
- nicht in Frage kommende Alternative
- Trassenkorridor Abschnitt Ost
- Rückbaukorridor
- 380-kV-Höchstspannungsleitung Röhrsdorf - Weida - Remptendorf (Rückbau)
- Provisorien während der Bauzeit
- Winkelpunkte der Trassenbänder mit Nr.
- Standort Bestandsmasten 380 kV Rö-Wd-Re mit Nr.
- Bestandsmasten

**sonstige Darstellung**

- Höchstspannungsleitung (380 kV)
- Höchstspannungsleitung (220 kV)
- Hochspannungsleitung (110 kV)
- Mittelspannungsleitung (10-30 kV)
- Straße (geplant)
- Gasleitungen
- Wasserleitungen
- Administrative Grenzen**
- Gemeindegrenzen

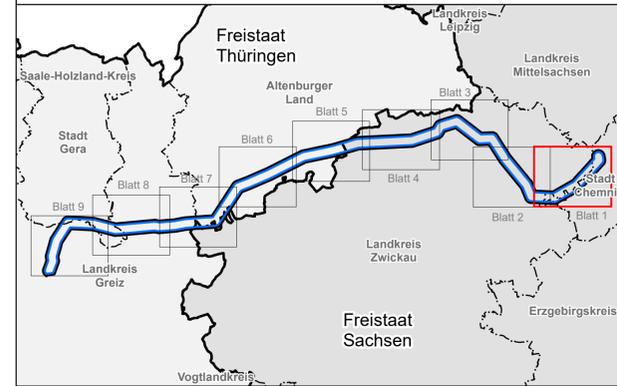

**Planfeststellung**

Antrag auf Planfeststellungsbeschluss nach § 19 NABEG



Netzverstärkung 380-kV-Höchstspannungsleitung Röhrsdorf - Weida - Remptendorf (BBPIG Vorhaben Nr. 14)

Abschnitt:

**Röhrsdorf - Weida**

Titel:

**Lageplan beabsichtiger Verlauf der Trasse und Trassenalternativen**

Unterlage: Karte 1.5

Blatt: 1 / 9

Maßstab: 1:10.000



© GeoBasis-DE / BKG 2018

Stand der Datenerfassung: 4. Quartal 2019

Angaben zu den Datengrundlagen siehe Anhang 3.1 der Unterlagen nach § 19 NABEG

Vorhabenträger: 50Hertz Transmission GmbH  
Heidestraße 2  
D-10557 Berlin

Bearbeitung: BHF Benfeldt Herrmann Franke  
Landschaftsarchitekten GmbH  
Platz der Jugend 14 • 19053 Schwerin  
Fon 0385 / 73 42 64 Fax 0385 / 73 42 65



Nr.	Änderung	Datum	Name

aufgestellt: 12.03.2020

genehmigt:

*i.A.E.Korn*  
E. Korn

*M. Heumüller*  
M. Heumüller

geändert: