



Die Veröffentlichung/Der Abdruck erfolgt mit Genehmigung durch:

© GDI-Th
GeoBasis-DE / BKG 2018
EQOS Energie GmbH
Thüringer Energienetze (TEN)
Mitteldeutsche Netzgesellschaft Strom/Gas (MITNETZ)
digROK (2017)

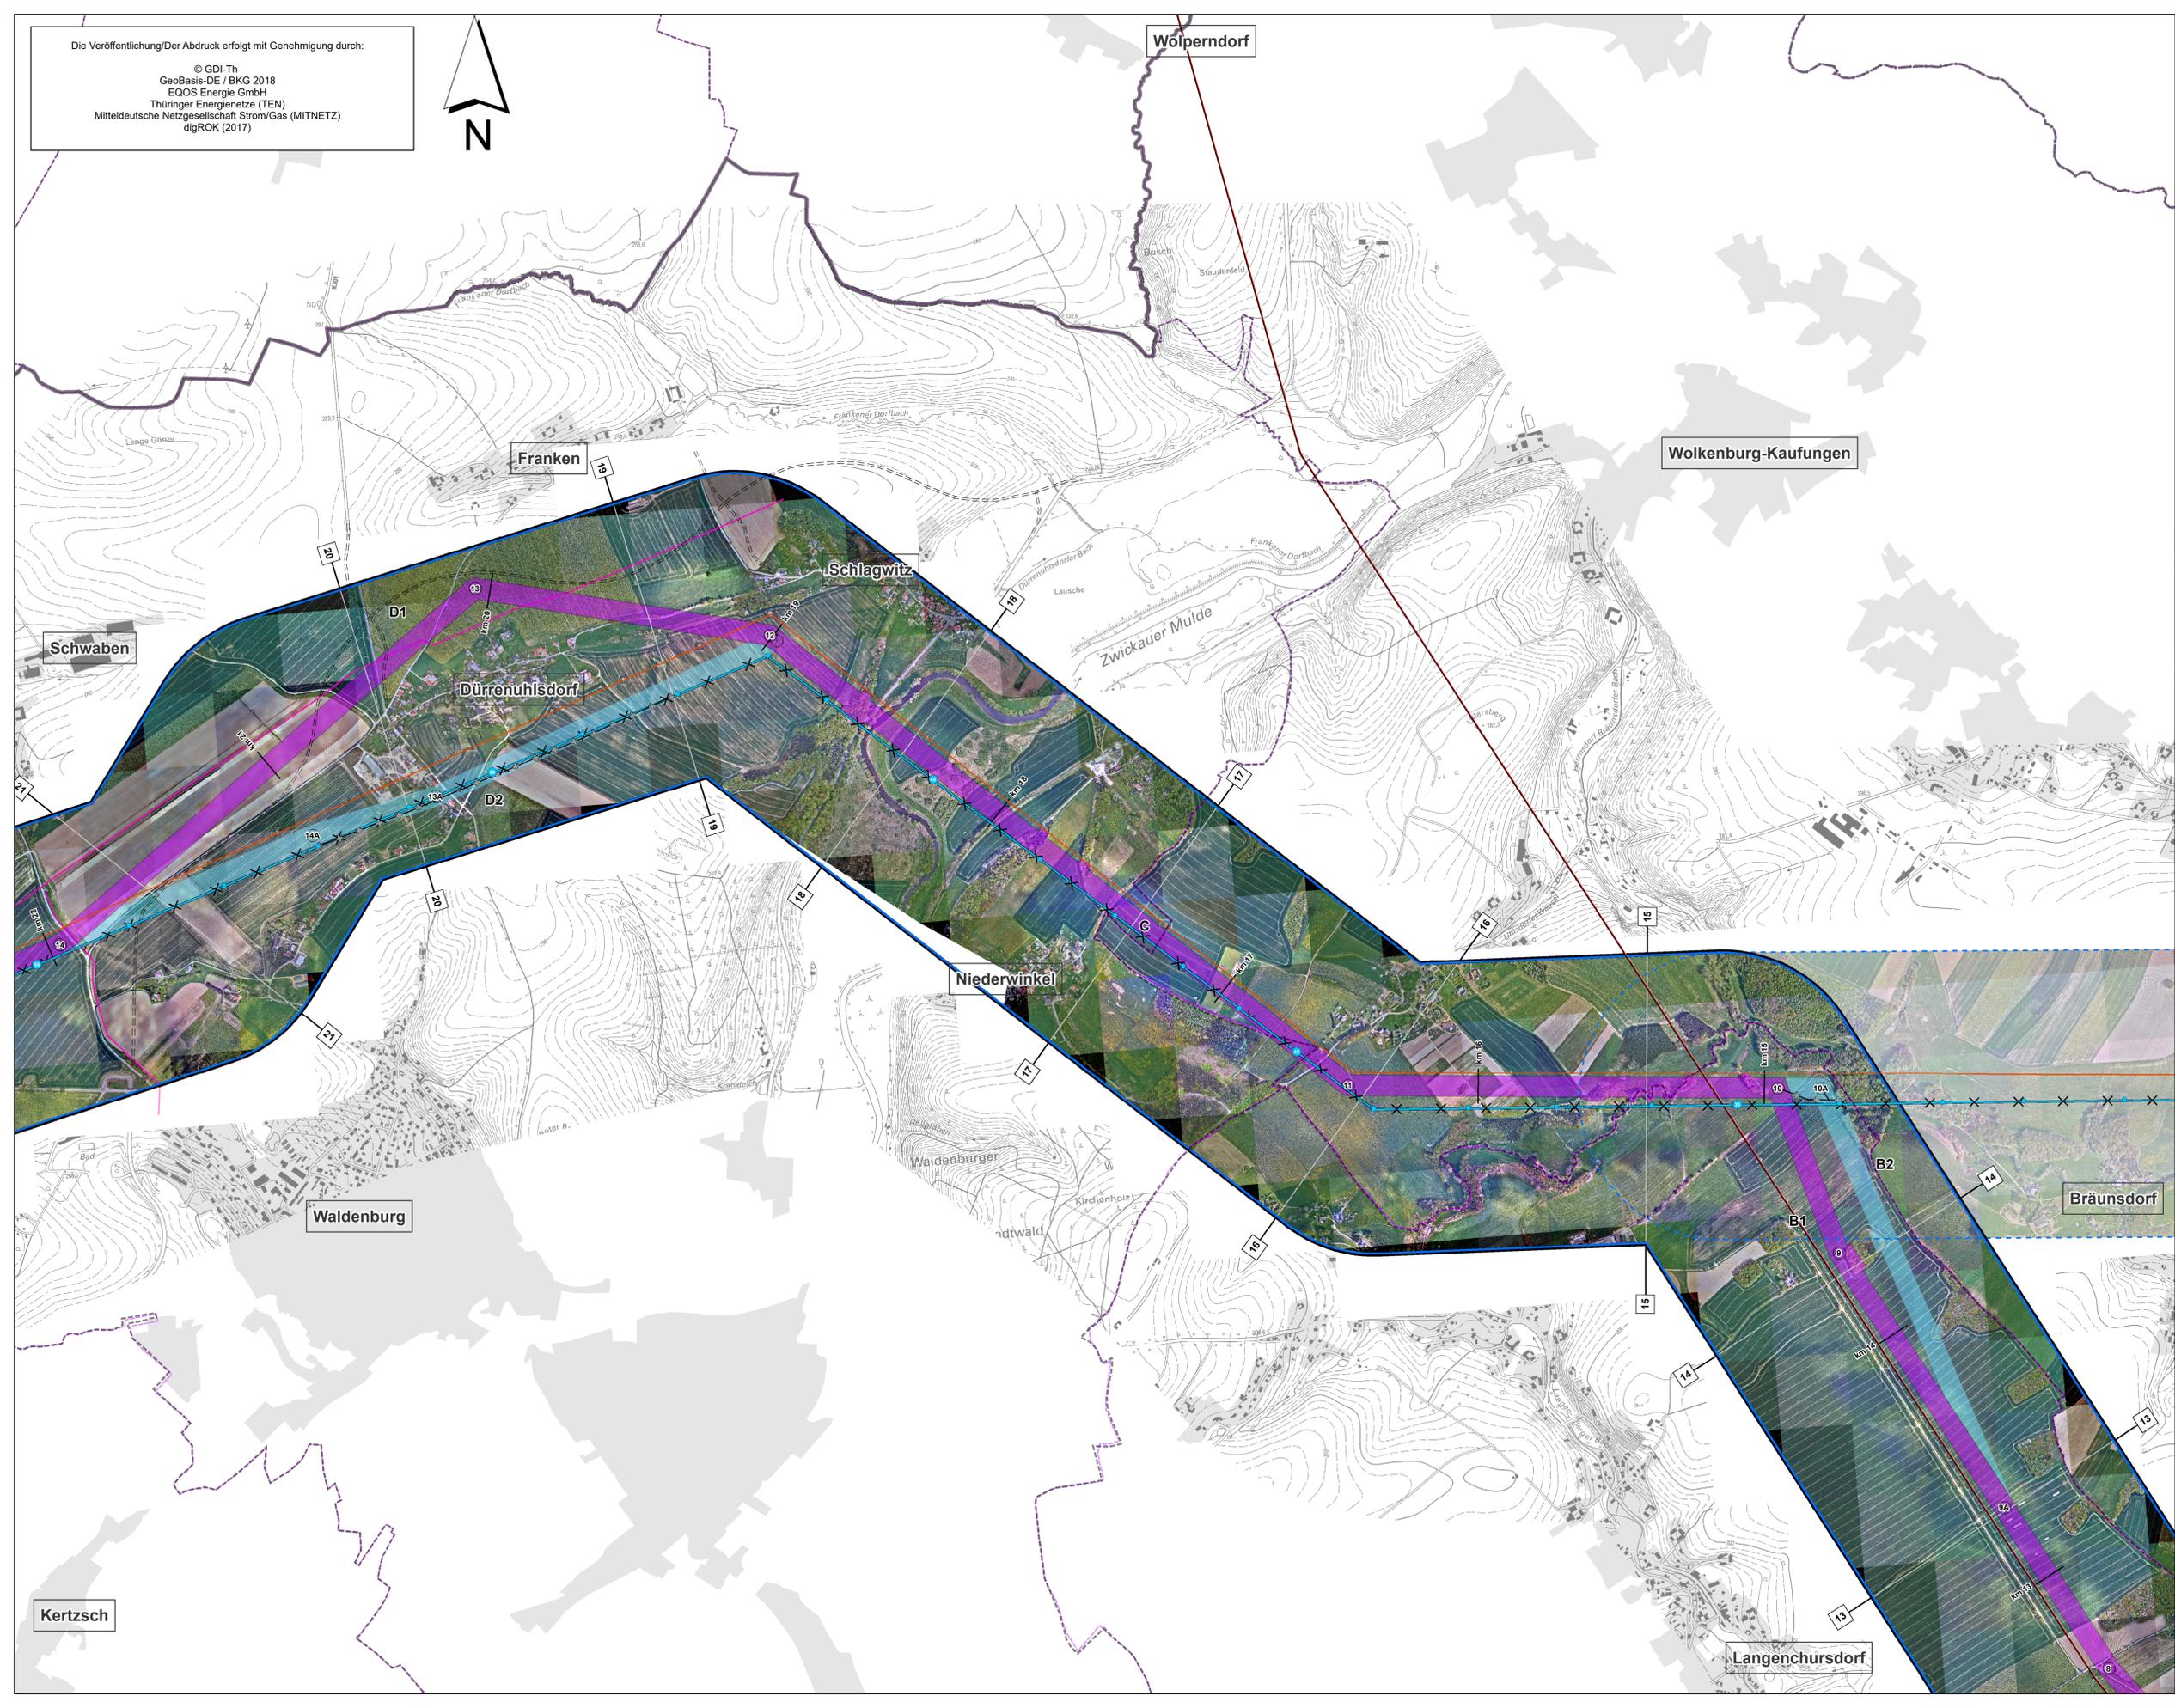

- Vorhaben**
- Vorschlagstrasse
 - Alternative
 - nicht in Frage kommende Alternative
 - Trassenkorridor Abschnitt Ost
 - Rückbaukorridor
 - 380-kV-Höchstspannungsleitung Röhrsdorf - Weida - Remptendorf (Rückbau)
 - Provisorien während der Bauzeit
 - Winkelpunkte der Trassenbänder mit Nr.
 - Standort Bestandsmasten 380 kV Rö-Wd-Re mit Nr.
 - Bestandsmasten
- sonstige Darstellung**
- Höchstspannungsleitung (380 kV)
 - Höchstspannungsleitung (220 kV)
 - Hochspannungsleitung (110 kV)
 - Mittelspannungsleitung (10-30 kV)
 - Straße (geplant)
 - Gasleitungen
 - Wasserleitungen
- Administrative Grenzen**
- Gemeindegrenzen

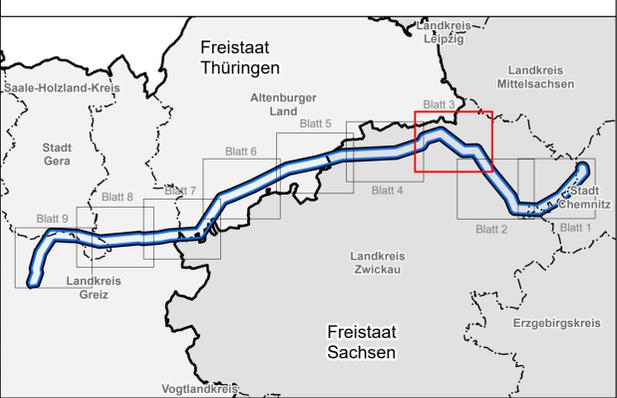

Planfeststellung
Antrag auf Planfeststellungsbeschluss nach § 19 NabEG



Netzverstärkung 380-kV-Höchstspannungsleitung Röhrsdorf - Weida - Remptendorf (BBPIG Vorhaben Nr. 14)

Abschnitt: **Röhrsdorf - Weida**

Titel: **Lageplan beabsichtiger Verlauf der Trasse und Trassenalternativen**

Unterlage: Karte 1.5 Blatt: 3 / 9 Maßstab: 1:10.000



© GeoBasis-DE / BKG 2018
Stand der Datenerfassung: 4. Quartal 2019
Angaben zu den Datengrundlagen siehe Anhang 3.1 der Unterlagen nach § 19 NabEG

Vorhabenträger: 50Hertz Transmission GmbH
Heidestraße 2
D-10557 Berlin

Bearbeitung: BHF Benfeldt Herrmann Franke
Landschaftsarchitekten GmbH
Platz der Jugend 14 • 19053 Schwerin
Fon 0385 / 73 42 64 Fax 0385 / 73 42 65

Ortlied
Ökologische Dienstleistungen

FUGMANN
JANOTTA
PARTNER

Nr.	Änderung	Datum	Name

aufgestellt: 12.03.2020

genehmigt:

i.A.E.Korn *M. Heumüller*
E. Korn M. Heumüller

geändert: