


- Vorhaben**
- Trassenkorridor Abschnitt West
  - 380-kV-Höchstspannung... Röhrsdorf - Weida - Remptendorf (Rückbau)
  - Standort Bestandsmasten 380 kV R0-Wd-Re mit Nr.
  - Bestandsmasten
  - Vorschlagstrasse
  - In Frage kommende Alternative
  - nicht in Frage kommende Alternative
  - Winkelpunkte mit Nr.
- sonstige Darstellung**
- Höchstspannungsleitung (380 kV)
  - Höchstspannungsleitung (220 kV)
  - Hochspannungsleitung (110 kV)
  - Mittelspannungsleitung (10-30 kV)
  - Straße (geplant)
  - Gasleitungen
  - Wasserleitungen
  - Administrative Grenzen**
  - Gemeindegrenzen



**Planfeststellung**  
**Antrag auf Planfeststellungsbeschluss**  
 nach § 19 NABEG  
 Netzverstärkung 380-kV-Höchstspannungsleitung  
 Röhrsdorf - Weida - Remptendorf (BBPIG Vorhaben Nr. 14)

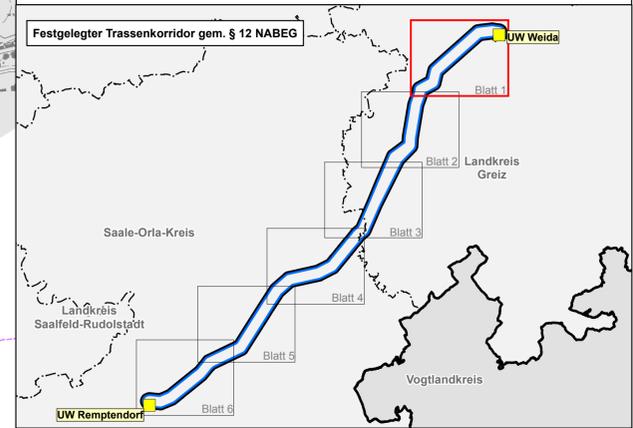

Abschnitt: **Weida - Remptendorf**

Titel: **Lageplan beabsichtigter Verlauf der Trasse und Trassenalternativen**

Unterlage: Karte 1.5 Blatt: 1 / 6 Maßstab: 1:10.000



© GeoBasis-DE / BKG 2018  
 Stand der Datenerfassung: 3. Quartal 2019  
 Angaben zu den Datengrundlagen siehe Anhang 3.1  
 des Antrags auf Planfeststellungsbeschluss nach § 19 NABEG

Vorhabenträger: 50Hertz Transmission GmbH  
 Heidestraße 2  
 D-10557 Berlin

Bearbeitung: BHF Benfeldt Herrmann Franke  
 Landschaftsarchitekten GmbH  
 Platz der Jugend 14 • 19053 Schwerin  
 Fon 0385 / 73 42 64 Fax 0385 / 73 42 65

Nr.	Änderung	Datum	Name

aufgestellt: 18.10.2019  
*E. Korn* *M. Heumüller*  
 E. Korn M. Heumüller

genehmigt:

geändert:

Die Veröffentlichung/Der Abdruck erfolgt mit Genehmigung durch:  
 © GDI-Th  
 GeoBasis-DE / BKG 2018  
 SPIE GmbH  
 Thüringer Energienetze (TEN)

