


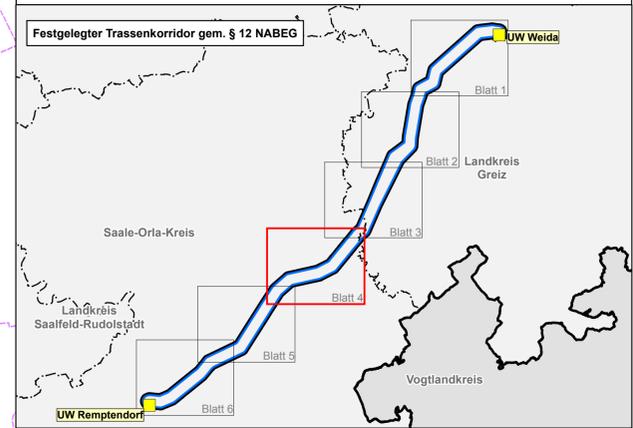

- Vorhaben**
- Trassenkorridor Abschnitt West
 - 380-kV-Höchstspannung... Röhrsdorf - Weida - Remptendorf (Rückbau)
 - Standort Bestandsmasten 380 kV Rö-Wd-Re mit Nr.
 - Bestandsmasten
 - Vorschlagstrasse
 - In Frage kommende Alternative
 - nicht in Frage kommende Alternative
 - Winkelpunkte mit Nr.
- sonstige Darstellung**
- Höchstspannungsleitung (380 kV)
 - Höchstspannungsleitung (220 kV)
 - Hochspannungsleitung (110 kV)
 - Mittelspannungsleitung (10-30 kV)
 - Straße (geplant)
 - Gasleitungen
 - Wasserleitungen
 - Administrative Grenzen**
 - Gemeindegrenzen



Planfeststellung
Antrag auf Planfeststellungsbeschluss
 nach § 19 NABEG
 Netzverstärkung 380-kV-Höchstspannungsleitung
 Röhrsdorf - Weida - Remptendorf (BBPIG Vorhaben Nr. 14)



Abschnitt: **Weida - Remptendorf**

Titel: **Lageplan beabsichtigter Verlauf der Trasse und Trassenalternativen**

Unterlage: Karte 1.5 Blatt: 4 / 6 Maßstab: 1:10.000



© GeoBasis-DE / BKG 2018
 Stand der Datenerfassung: 3. Quartal 2019
 Angaben zu den Datengrundlagen siehe Anhang 3.1
 des Antrags auf Planfeststellungsbeschluss nach § 19 NABEG

Vorhabenträger: 50Hertz Transmission GmbH
 Heidestraße 2
 D-10557 Berlin

Bearbeitung: BHF Bendfeld Herrmann Franke
 Landschaftsarchitekten GmbH
 Platz der Jugend 14 • 19053 Schwerin
 Fon 0385 / 73 42 64 Fax 0385 / 73 42 65

Nr.	Änderung	Datum	Name

aufgestellt: 18.10.2019

E. Korn *M. Heumüller*
 E. Korn M. Heumüller

geändert:

genehmigt:

Die Veröffentlichung/Der Abdruck erfolgt mit Genehmigung durch:
 © GDI-Th
 GeoBasis-DE / BKG 2018
 SPIE GmbH
 Thüringer Energienetze (TEN)

